


PROJEKTOWANIE I REALIZACJA INWESTYCJI

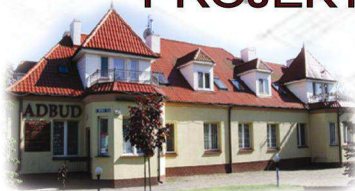


73-110 STARGARD ul.GDYŃSKA 28c tel. 609-082-909, tel. 603-984-635 adbudstargard@gmail.com www.adbud-stargard.pl

TYTUŁ	Projekt odcinka sieci kanalizacji sanitarnej wraz z przepompownią ścieków, instalacją elektryczną i zjazdem indywidualnym w pasie drogowym przy ul. Metalowej w Stargardzie
FAZA	Projekt budowlano- wykonawczy
BRANŻA	KPL BRANŻ
KATEGORIA OBIEKTU	XXVI, IV
OBIEKT	SIEĆ KANALIZACJI SANITARNEJ GRAWITACYJNEJ I TŁOCZNEJ WRAZ Z PRZEPOMPOWNIĄ ŚCIEKÓW, INSTALACJĄ ELEKTRYCZNĄ I ZJAZDEM INDYWIDUALNYM
ADRES	Dz.96/61, 96/62, 201/2 , obr. 23 miasto Stargard
INWESTOR	Miejskie Przedsiębiorstwo Gospodarki Komunalnej Sp. z o.o. Ul. Okrzei 6, 73-110 Stargard

FUNKCJA	IMIĘ I NAZWISKO	PODPIS
PROJEKTANT b. sanitarna:	mgr inż. Sylwia Smoleń upr. ZAP/0201/POOS/11	
SPRAWDZAJĄCY b. sanitarna	inż. Piotr Matysik upr. ZAP/0060/POOS/05	
PROJEKTANT b. konstrukcyjna	mgr inż. Agnieszka Matysik upr. upr. nr 197/Sz/2002	
PROJEKTANT b. elektryczna:	mgr inż. Jerzy Szewczyk upr. ZAP/0107/PWOE/14	
Projektowanie i Realizacja Inwestycji ADBUD s.c	mgr inż. Agnieszka Matysik tel. 609-082-909	inż. Piotr Matysik tel. 603-984-635
ZLECENIE: 17/2017	Dokumentacja projektowa chroniona jest prawem autorskim (Dz.U. nr 24 z dnia 23.02.1994r. z późniejszymi zmianami). Kopiowanie, rozpowszechnianie, udostępnianie jej osobom trzecim bez zgody firmy: „Projektowanie i Realizacja Inwestycji ADBUD s.c.” jest zabronione.	DATA: 06.2017r.

PROJEKTOWANIE I REALIZACJA INWESTYCJI

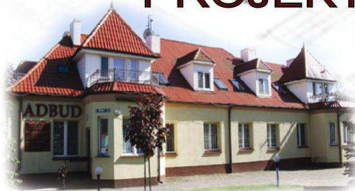



73-110 STARGARD ul.GDYŃSKA 28c tel. 609-082-909, tel. 603-984-635 adbudstargard@gmail.com www.adbud-stargard.pl




TYTUŁ	Projekt odcinka sieci kanalizacji sanitarnej DN300 wraz z przepompownią ścieków przy ul. Metalowej w Stargardzie
FAZA	Projekt budowlano- wykonawczy
BRANŻA	SANITARNA
KATEGORIA OBIEKTU	XXVI
OBIEKT	SIEĆ KANALIZACJI SANITARNEJ GRAWITACYJNEJ I TŁOCZNEJ WRAZ Z PRZEPOMPOWNIĄ ŚCIEKÓW
ADRES	Dz.96/61, 96/62, 201/2 , obr. 23 miasto Stargard
INWESTOR	Miejskie Przedsiębiorstwo Gospodarki Komunalnej Sp. z o.o. Ul. Okrzei 6, 73-110 Stargard

Oświadczam, że projekt odcinka sieci kanalizacji sanitarnej grawitacyjnej i tłocznej wraz z przepompownią ścieków, zlokalizowanej na działkach nr 96/61, 96/62 i 201/2 obr. 23 miasto Stargard został opracowany zgodnie z obowiązującymi przepisami i zasadami wiedzy technicznej.

FUNKCJA	IMIĘ I NAZWISKO	PODPIS
PROJEKTANT:	mgr inż. Sylwia Smoleń upr. ZAP/0201/POOS/11	
SPRAWDZAJACY	inż. Piotr Matysik upr. ZAP/0060/POOS/05	
Projektowanie i Realizacja Inwestycji ADBUD s.c	mgr inż. Agnieszka Matysik tel. 609-082-909	inż. Piotr Matysik tel. 603-984-635
ZLECENIE: 17/2017	Dokumentacja projektowa chroniona jest prawem autorskim (Dz.U. nr 24 z dnia 23.02.1994r. z późniejszymi zmianami). Kopiowanie, rozpowszechnianie, udostępnianie jej osobom trzecim bez zgody firmy: „Projektowanie i Realizacja Inwestycji ADBUD s.c.” jest zabronione.	DATA: 06.2017r.

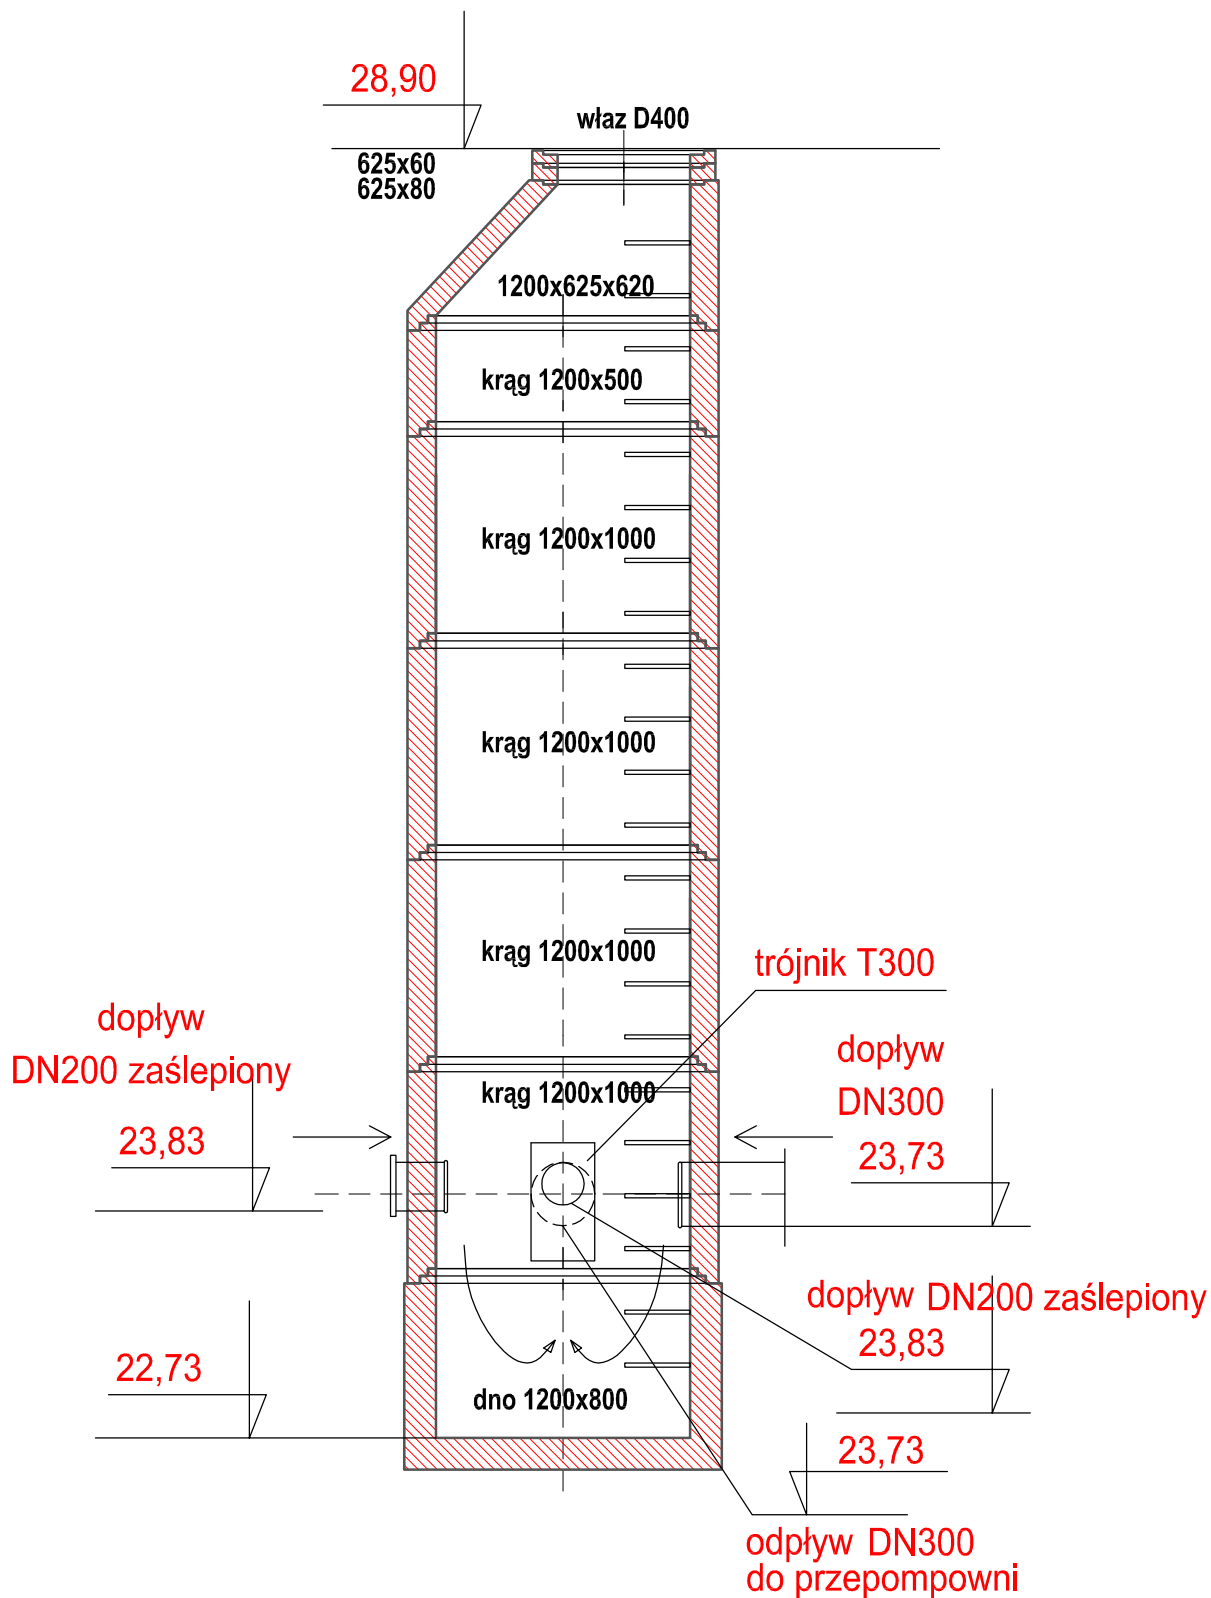

		PROJEKTOWANIE I REALIZACJA INWESTYCJI ADBUD s.c. Agnieszka Matysik tel. 609-082-909 Piotr Matysik tel. 603-984-635 73-110 Stargard ul. Gdyńska 28c adbudstargard@gmail.com www.adbud-stargard.pl	
Oblek:	ODCINEK SIECI KANALIZACJI SANITARNEJ WRAZ Z PRZEPOMPOWNIĄ W UL. METALOWEJ		
Adres:	DZIAŁKI NR 96/61, 96/62, 201/2 OBR. 23 UL. METALOWA, STARGARD		
Inwestor:	MIEJSKIE PRZEDSIĘBIORSTWO GOSPODARKI KOMUNALNEJ SP. Z O.O., UL. OKRZEI 6, 73-110 STARGARD		
Projektant:	mgr inż. Sylwia Smoleń upr. ZAP/0201/POOS/11		
Sprawdzający:	inż. Piotr Matysik upr. ZAP/0060/POOS/05		
Tytuł rysunku:	SCHEMAT STUDNI OSADCZEJ K12		Skala:
			Nr rys. S4
Zlecenie:	Dokumentacja projektowa chroniona jest prawem autorskim (Dz.U. nr 24 z dnia 23.02.1994r. z późn. zmianami). Kopiowanie, rozpowszechnianie, udostępnianie jej osobom trzecim bez zgody firmy "Projektowanie i Realizacja Inwestycji ADBUD s.c." jest zabronione.		Data:
17/2017			05.2017

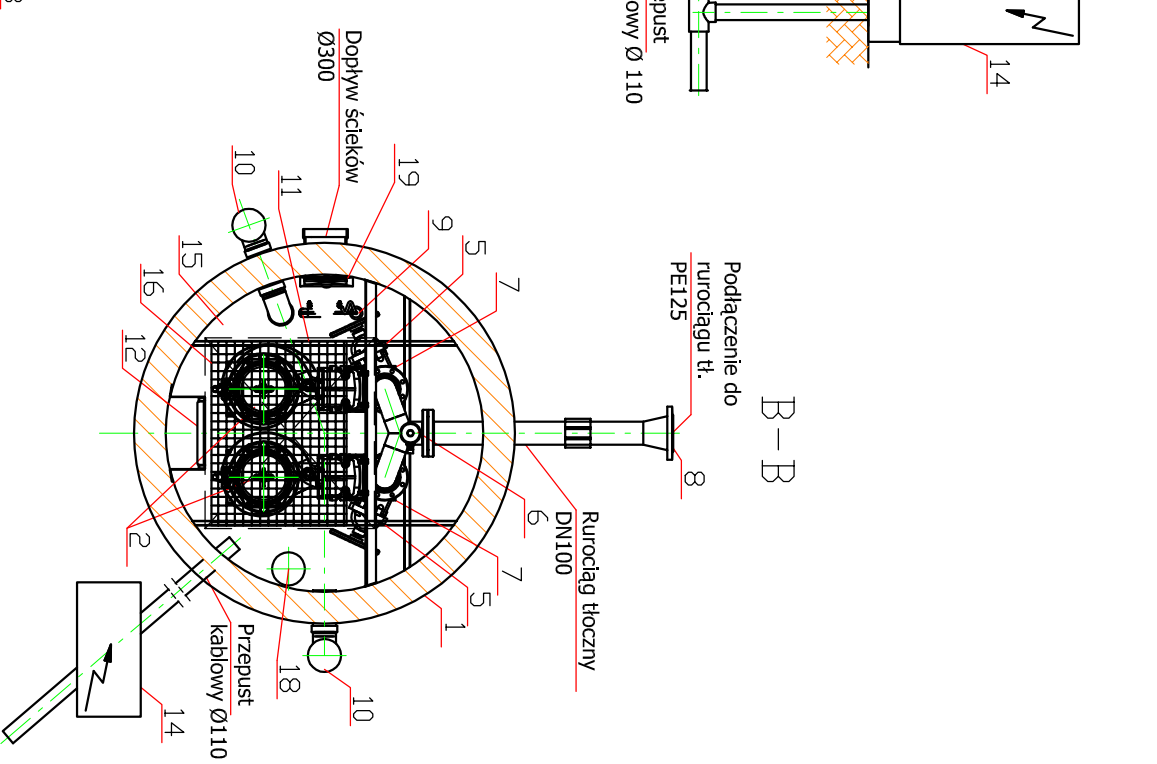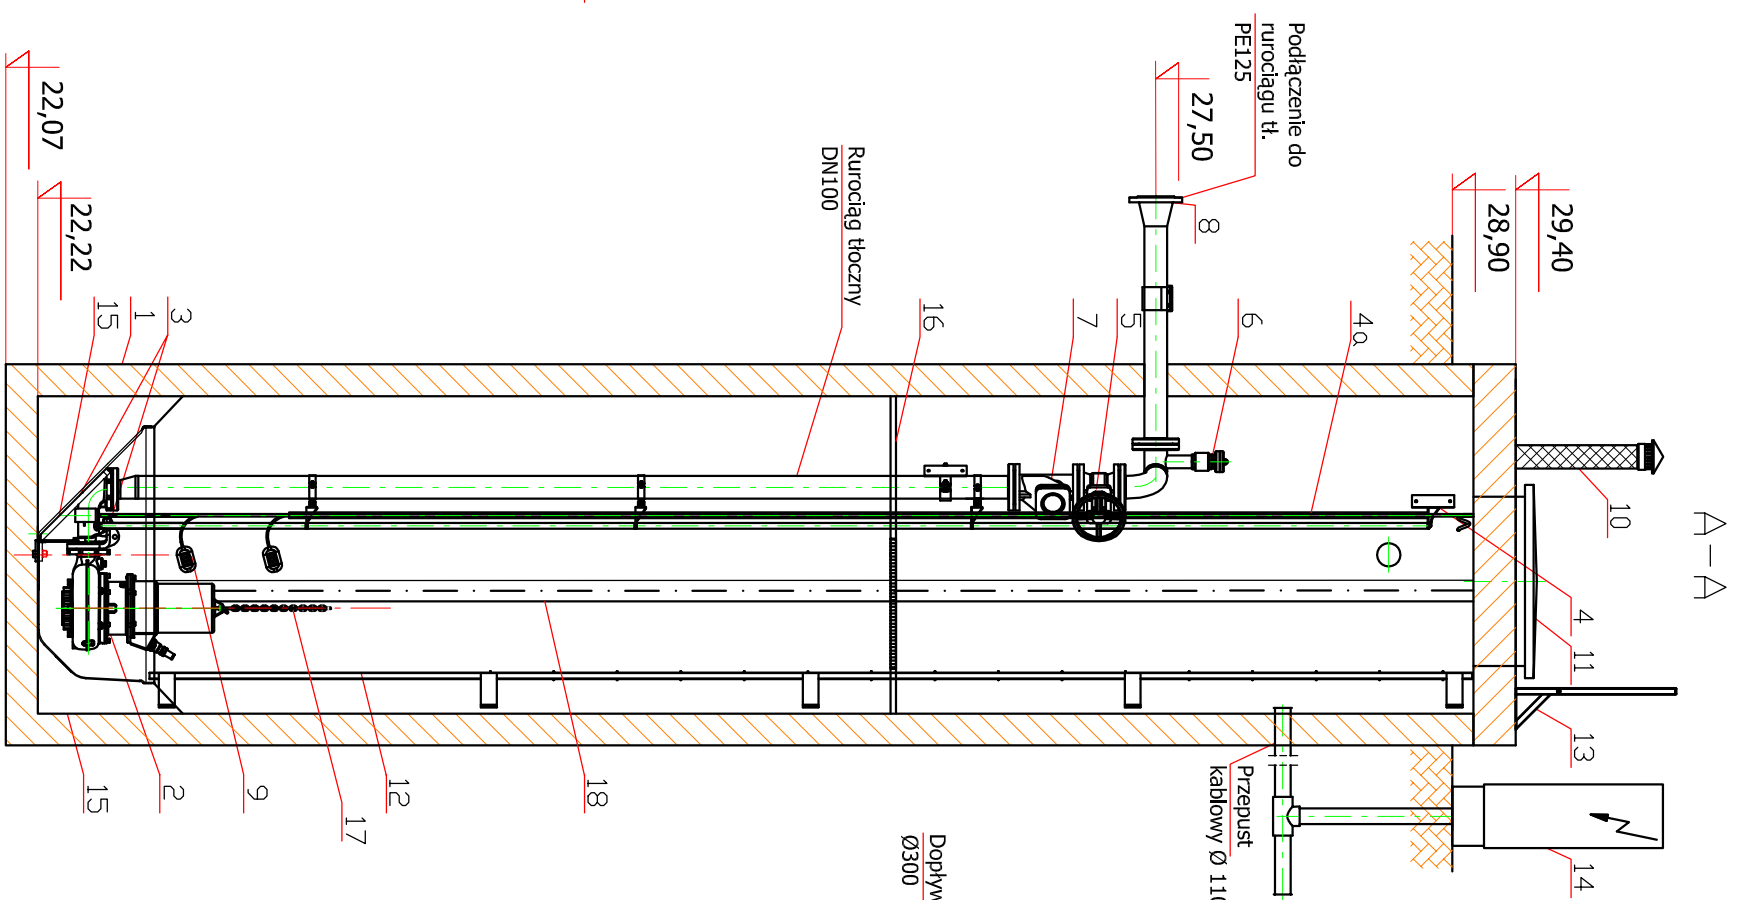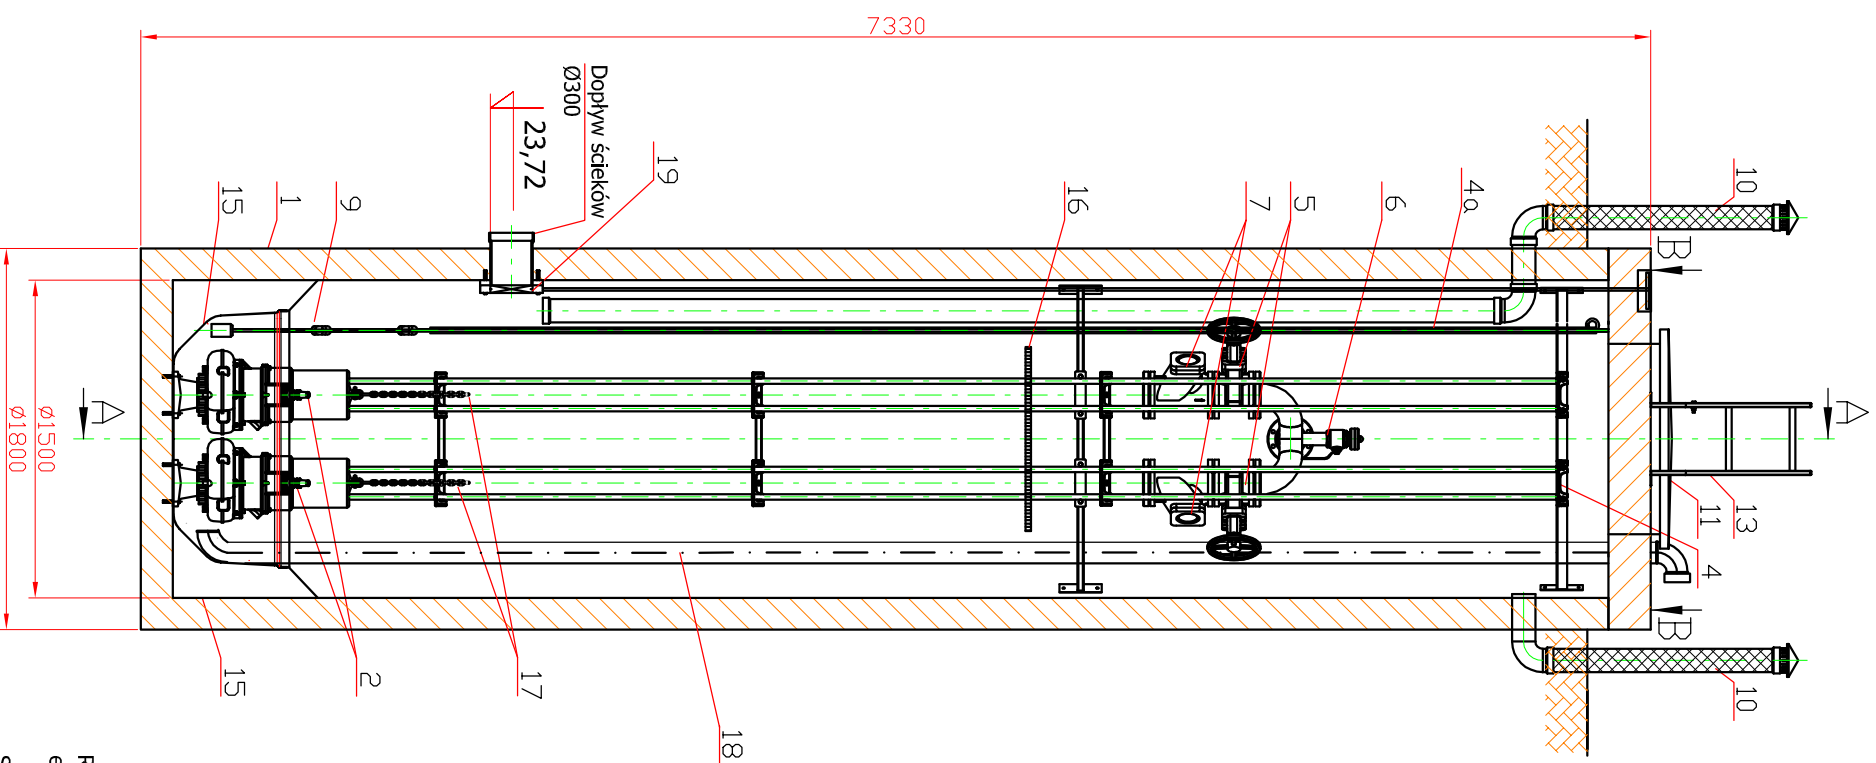


Zestawienie elementów przepompowni		
L.p.	Nazwa elementu	Ilość szt./kpl.
1	Zbiornik betonowy Ø1500x7330mm	1
2	Pompa zatapialna Flygt NP 3085-060. SH/254 z adaptacją do zaworu płużącego	2
3	Stopa sprzągająca pompę z prowadnicami rurowymi dostosowana do montażu do wkładki TOP	2
4	Mocowanie przewodnic rurowych (stal nierdzewna)	2
4a	Rura osłonowa dn75 do sondy ze stali nierdzewnej	1
5	Zasawa odcinająca nożowa TEHACO DN80 w wykonaniu nierdzewnym	2
6	Układ przepukiwania rurociągu tłoczego (stal nierdzewna)	1
7	Zawór zwrotny kulowy DN80 szuster	2
8	Przyłącze do rurociągu tłoczego (stal nierdzewna)	1
9	Sonda hydrostatyczna z pływakami (aplisens)	1
10	Wentylacja Ø110 z biofiltrem	2
11	Właz nierdzewny 800x800mm z zamkiem w wykonaniu anywandalowym	1
12	Drabinka zjazdowa (stal nierdzewna)	1
13	Drabinka wsporcza (stal nierdzewna)	1
14	Urządzenie zabezpieczająco-sterujące	1
15	Podest roboczy (stal nierdzewna)	1
16	Wkładka denna TOP	1
17	Łańcuch (stal nierdzewna) PEWAG	2
18	Instalacja czyszcząca Ø110 zakończona złączem strażackim - stal nierdzewna	1
19	Zasawa nożowa do montażu na ścianie Tehaco DN300 z przedłużonym trzpieniem ze stali nierdzewnej	1

Rysunek nie zawiera wszystkich elementów przepompowni, pełne zestawienie elementów przepompowni znajduje się w opisie technicznym projektu.

Schemat nie jest listą zamówieniową - należy na etapie wykonawstwa zweryfikować i dopasować położenie poszczególnych elementów w zbiorniku przepompowni.

PROJEKTOWANIE I REALIZACJA INWESTYCJI ADBUD s.c.
 Agnieszka Matysik tel. 609-082-909 Płotr Matysik tel. 603-984-635
 73-110 Stargard ul. Gdylńska 28c
 adbudstargard@gmail.com www.adbud-stargard.pl

Objekt:	ODCINIEK SIĘCI KANALIZACJI SANITARNEJ WRAZ Z PRZEPOMPOWNIĄ W UL. METALOWEJ
Adres:	DZIAŁKI NR 96/61, 96/62, 201/2 OBR. 23 UL. METALOWA, STARGARD
Investor:	MIEJSKIE PRZEDSIĘBIORSTWO GOSPODARSKI KOMUNALNEJ SP. Z O.O., UL. OKRZEJŁA 73-110 STARGARD
Projektant:	mgr inż. Sylwia Smoleń upr. ZAP/0201/POOS/11
Sprawdzający:	inż. Piotr Matysik upr. ZAP/0060/POOS/05
Tytuł rysunku:	SCHEMAT PRZEPOMPOWNI
Zacznik:	17/2017
<small>Dokumentacja projektowa chroniona jest prawem autorskim (Dz.U. nr 24 z dnia 23.02.1994r. z późn. zmianami). Kopowanie, rozpowszechnianie, udostępnianie lub osobom trzecim bez zgody firmy Projektowanie i Realizacja Inwestycji ADBUD s.c., jest zabronione.</small>	
Skala:	Nr rys. S5
Datę:	05.2017

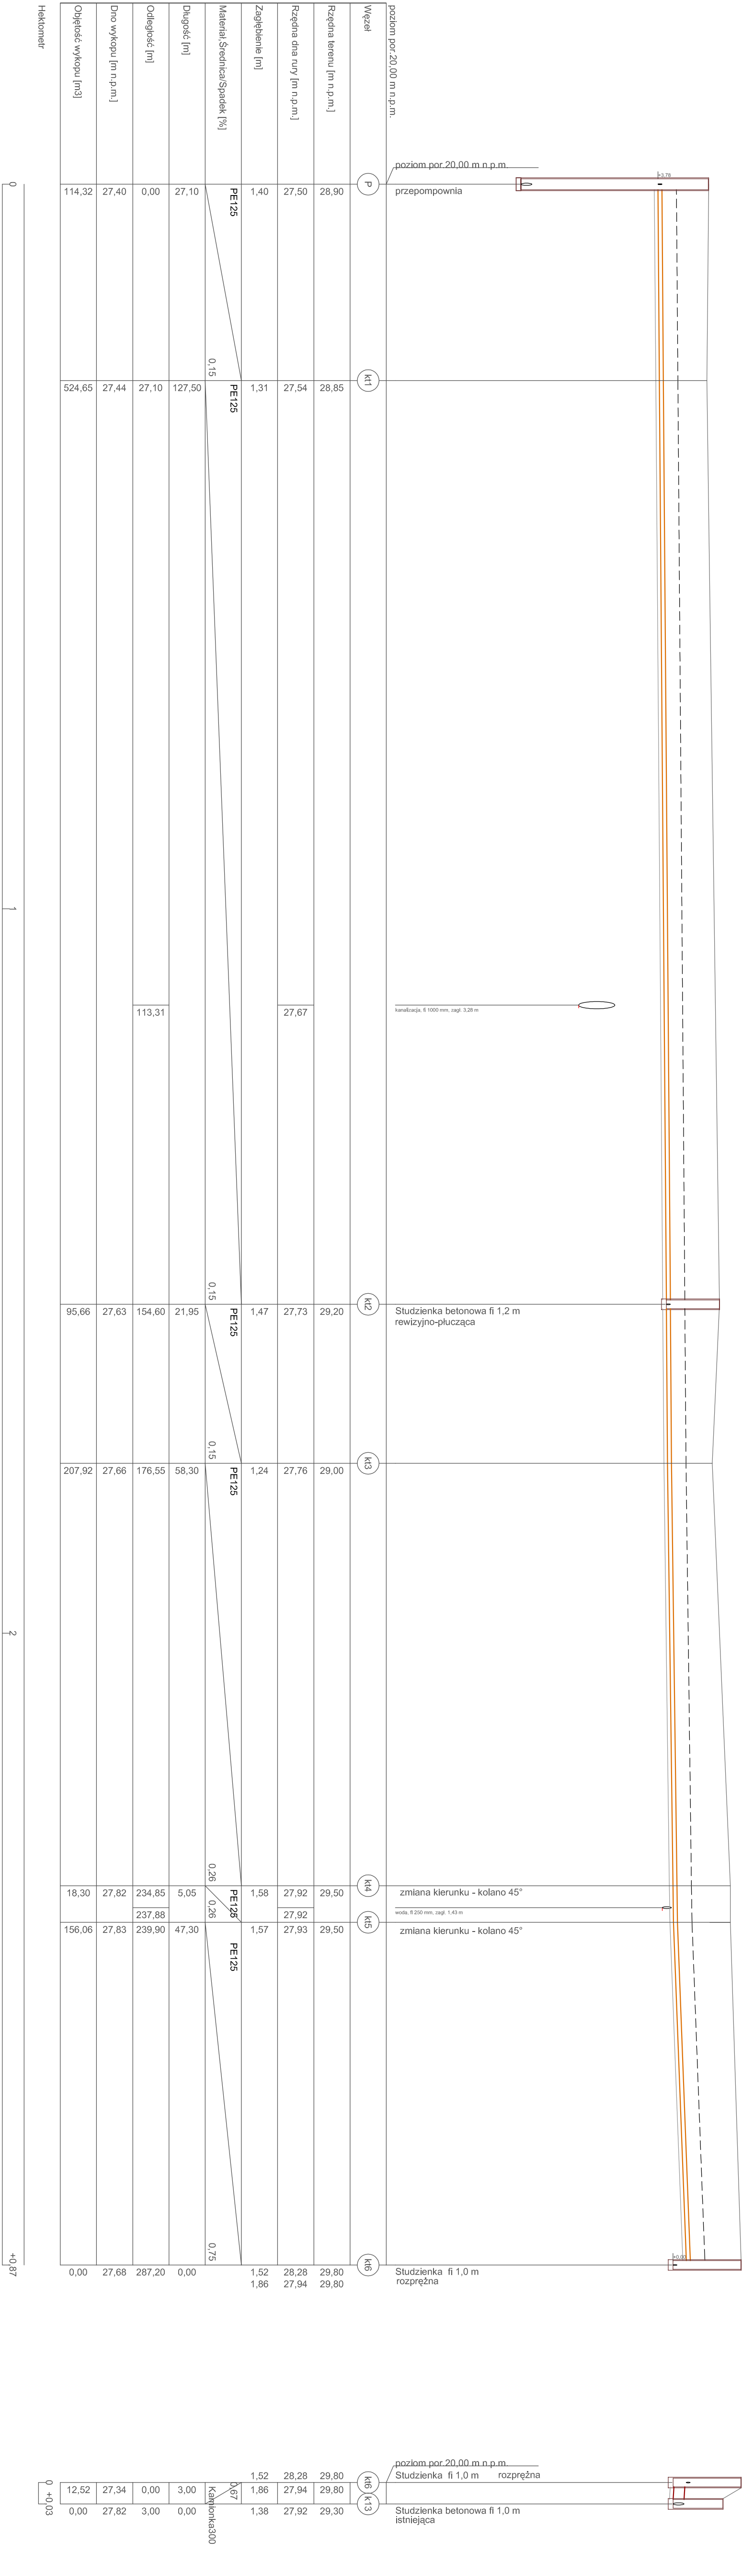

Węzeł	P	K11	K12	K13	K14	K15	K16	K13
Rzędna terenu [m n.p.m.]	28,90	28,85	29,20	29,00	29,50	29,50	29,80	29,80
Rzędna dna rury [m n.p.m.]	27,50	27,54	27,73	27,76	27,92	27,92	27,94	27,92
Zagłębienie [m]	1,40	1,31	1,47	1,24	1,58	1,57	1,52	1,86
Materiał Średnica Spadek [%]	PE125	PE125	PE125	PE125	PE125	PE125	PE125	Kamionka 300
Długość [m]	27,10	127,50	21,95	58,30	5,05	47,30	3,00	0,00
Odstępek [m]	0,00	27,10	154,60	176,55	234,85	237,88	0,00	12,52
Dno wykopu [m n.p.m.]	27,40	27,44	27,63	27,66	27,82	27,83	27,82	0,00
Objętość wykopu [m ³]	114,32	524,65	95,66	207,92	18,30	156,06	0,00	0,00
Hekto metr								

ADbud

PROJEKTOWANIE I REALIZACJA INWESTYCJI ADbud s.c.
 Agencja Małyśki tel. 609-082-909 Piotr Małyśki tel. 603-984-635
 73-110 Stargard ul. Gdynska 28c
 adbudstargard@gmail.com www.adbudstargard.pl

Opis: ODCINEK SIECI KANALIZACJI SANITARNEJ WRAZ Z PRZEPOMPOWNIA W UL. METALOWEJ
 Adres: DZIAŁKA NR 98/61, 98/62, 201/2 UL. METALOWA 73-110 STARGARD
 Inwestor: MIEJSKIE PRZEDSIĘBIORSTWO GOSPODARSTWA KOMUNALNEJ SP. Z O.O. UL. OKRZEPIA 6, STARGARD

Projektant: mgr inż. Sławia Smoleń upr. ZAP/0201/PROS/11
 Skonieczny inż. Piotr Małyśki upr. ZAP/0080/PROS/05


Typu rysunku: PROFIL PODUŻNY ODCINKA SIECI KANALIZACJI TŁOCZNEJ

Skala: 1:100/500
 Nr rys.: S6

Załącznik: Dokumentacja projektowa opracowana w ramach zadania DZUL nr 24 z dnia 23.02.2016r. z zakresu wykonania, budowy, rozszerzenia, modernizacji, ulepszenia i/lub modernizacji i/lub modernizacji bez zmiany formy Projektowania Realizacja Inwestycji ADbud s.c. - jest zgodnym.

Data: 05.2017

Studzienka rewizyjno-płuczająca

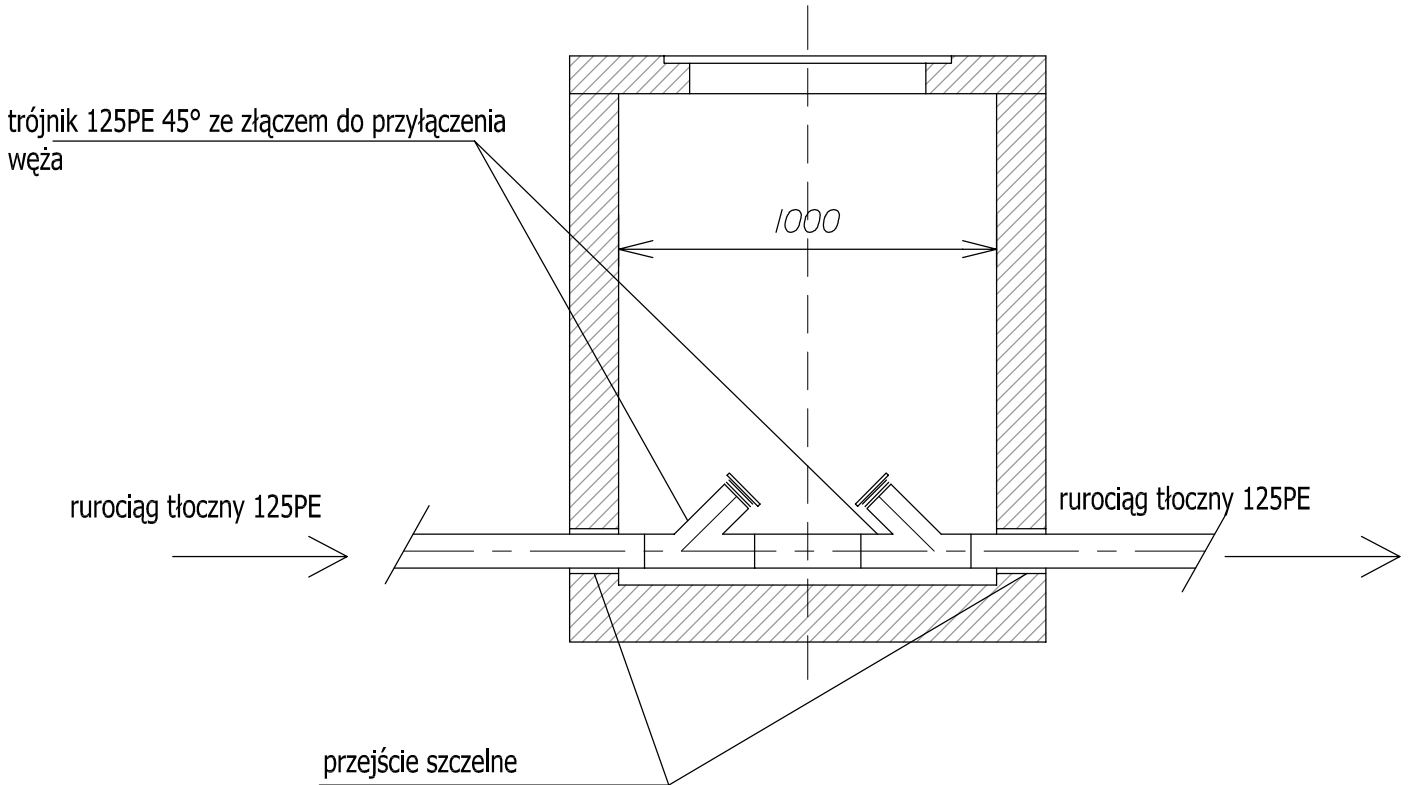

Uwaga:

Armatura wraz ze śrubami w wykonaniu ze stali nierdzewnej

		PROJEKTOWANIE I REALIZACJA INWESTYCJI ADBUD s.c. Agnieszka Matysik tel. 609-082-909 Piotr Matysik tel. 603-984-635 73-110 Stargard ul. Gdynska 28c adbudstargard@gmail.com www.adbud-stargard.pl	
Oblek:	ODCINEK SIECI KANALIZACJI SANITARNEJ WRAZ Z PRZEPOMPOWNIĄ W UL. METALOWEJ		
Adres:	DZIAŁKI NR 96/61, 96/62, 201/2 OBR. 23 UL. METALOWA, STARGARD		
Inwestor:	MIEJSKIE PRZEDSIĘBIORSTWO GOSPODARKI KOMUNALNEJ SP. Z O.O., UL. OKRZEI 6, 73-110 STARGARD		
Projektant:	mgr inż. Sylwia Smoleń upr. ZAP/0201/POOS/11		
Sprawdzający:	inż. Piotr Matysik upr. ZAP/0060/POOS/05		
Tytuł rysunku:	SCHEMAT STUDNI REWIZYJNO-PŁUCZĄCEJ NA RZEWODZIE TŁOCZNYM		Skala:
			Nr rys. S7
Zlecenie:	Dokumentacja projektowa chroniona jest prawem autorskim (Dz.U. nr 24 z dnia 23.02.1994r. z późn. zmianami). Kopiowanie, rozpowszechnianie, udostępnianie jej osobom trzecim bez zgody firmy "Projektowanie i Realizacja Inwestycji ADBUD s.c." jest zabronione.		Data:
17/2017			05.2017